


TECHNOLEN

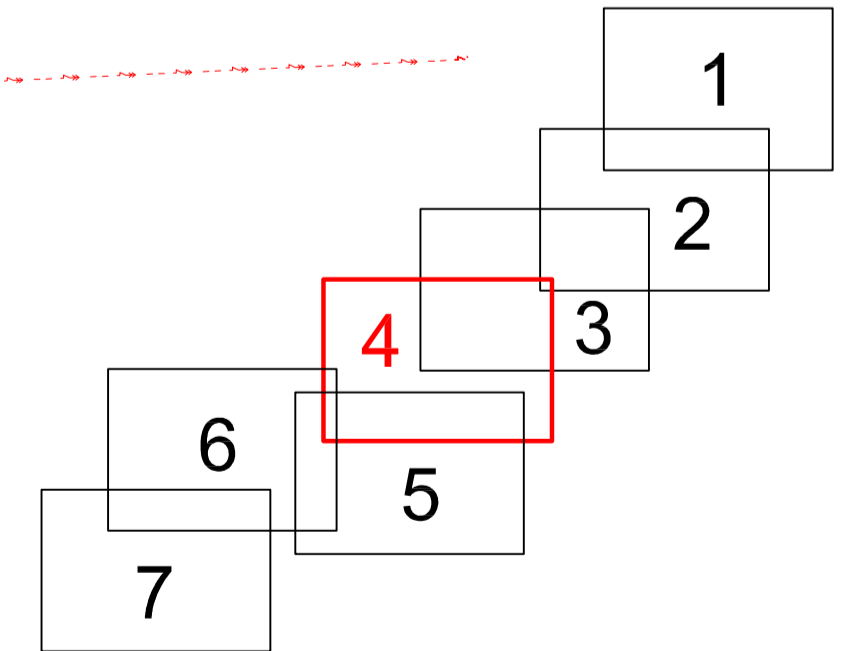

LEGENDA :

- > NAVRŽENÁ GRAVITAČNÍ KANALIZACE
- > NAVRŽENÝ VÝTLAK Z ČSOV
- ČSOV
- PŘIPOJKA NN PRO ČSOV A ČOV
- STÁVAJÍCÍ SDĚLOVACÍ KABELY
- STÁVAJÍCÍ VODOVOD
- STÁVAJÍCÍ DEŠŤOVÁ KANALIZACE
- STÁVAJÍCÍ NADZEMNÍ EL. VEDENÍ VN
- STÁVAJÍCÍ PODZEMNÍ EL. VEDENÍ NN
- STÁVAJÍCÍ NADZEMNÍ EL. VEDENÍ NN
- STÁVAJÍCÍ PLYNOVOD

VSECHNY PODZEMNÍ SÍTĚ JSOU ZAKRESLENY POUZE ORIENTAČNĚ!!!
 PŘED ZAHÁJENÍM STAVBY JE NUTNÉ TYTO NECHAT VÝTYČIT PŘÍMO V TERÉNU.
 V SITUACI NEJSOU ZAKRESLENY PŘÍPOJKY INŽ. SÍTÍ K JEDNOTLIVÝM NEMOVITOSTEM.

Zodpovědný projektant: Ing. Pavel Brůna	Vypracoval: Michal Kaválek, DiS.	Technická kontrola: Ing. Jan Fajta	RECPROJEKT s.r.o. B. Němcové 2625, PARDUBICE IČO 260 14 337, tel. 776 709 092 www.recprojekt.cz
Kraj: Pardubický	Obec: Bojanov, Horní Bezděkov	Investor: Městys Bojanov, Bojanov 18, PSČ 538 26	
BOJANOV, HORNÍ BEZDĚKOV ČOV A KANALIZACE SO 02 – SPLAŠKOVÁ KANALIZACE			Stupeň: DVZ Datum: 02/2013 Formát: A3 Zakázk. číslo: 057.P5.12 Měřítko: 1:500 Č. přílohy: B.1.4
SITUACE č. 4			