


- LEGENDA :**
- > NAVRŽENÁ GRAVITAČNÍ KANALIZACE
 - > NAVRŽENÝ VÝTLAK Z ČSOV
 - ČERPACÍ STANICE ODPADNÍCH VOD
 - > NAVRŽENÁ TLAKOVÁ KANALIZACE
 - ČERPACÍ ŠACHTA TLAKOVÉ KANALIZACE
 - PŘÍPOJKA NN PRO ČSOV A ČOV
 - STÁVAJÍCÍ SDĚLOVACÍ KABELY
 - STÁVAJÍCÍ VODOVOD
 - STÁVAJÍCÍ DEŠŤOVÁ KANALIZACE
 - STÁVAJÍCÍ NADZEMNÍ EL. VEDENÍ VN
 - STÁVAJÍCÍ PODZEMNÍ EL. VEDENÍ NN
 - STÁVAJÍCÍ NADZEMNÍ EL. VEDENÍ NN
 - STÁVAJÍCÍ PLYNOVOD

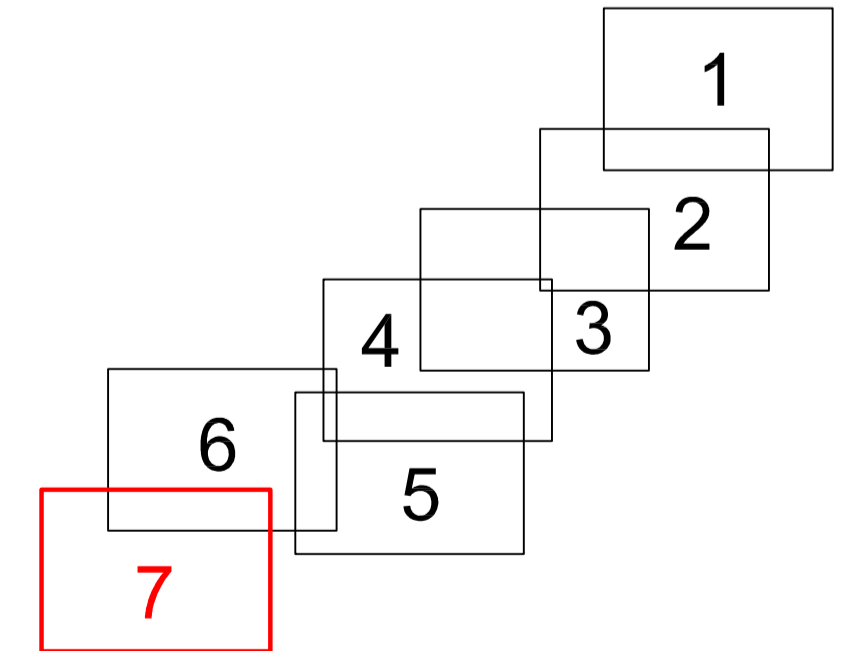

VSECHNY PODZEMNÍ SÍTĚ JSOU ZAKRESLENY POUZE ORIENTAČNĚ!!!
 PŘED ZAHÁJENÍM STAVBY JE NUTNÉ TYTO NECHAT VYTYČIT PŘÍMO V TERÉNU.
 V SITUACI NEJSOU ZAKRESLENY PŘÍPOJKY INŽ.SÍTÍ K JEDNOTLIVÝM NEMOVITOSTEM.

Zodpovědný projektant: Ing. Pavel Brůna	Vypracoval: Michal Kaválek, DiS.	Technická kontrola: Ing. Jan Fajta	RECPROJEKT s.r.o. B. Němcové 2625, PARDUBICE IČO 260 14 337, tel:776 709 092 www.recprojekt.cz
Kraj: Pardubický	Obec: Bojanov, Horní Bezděkov	Investor: Městys Bojanov, Bojanov 18, PSČ 538 26	
BOJANOV, HORNÍ BEZDĚKOV ČOV A KANALIZACE SO 02 – SPLAŠKOVÁ KANALIZACE			
SITUACE č. 7			Stupeň: DVZ Datum: 02/2013 Formát: A3 Zakázk. číslo: 057.P5.12 Měřítko: 1:500 Č. přílohy: B.1.7