


komunikace III.tř/33757
směr Kovářov

komunikace II.tř/337
směr Nasavrky

ČSOV A
Qh=5,0 l/s
H=15,8 m
PŘÍPOJKA NN PRO ČSOV A

ŘAD TK "3"
PE-D40-dl=31m
ČS 3

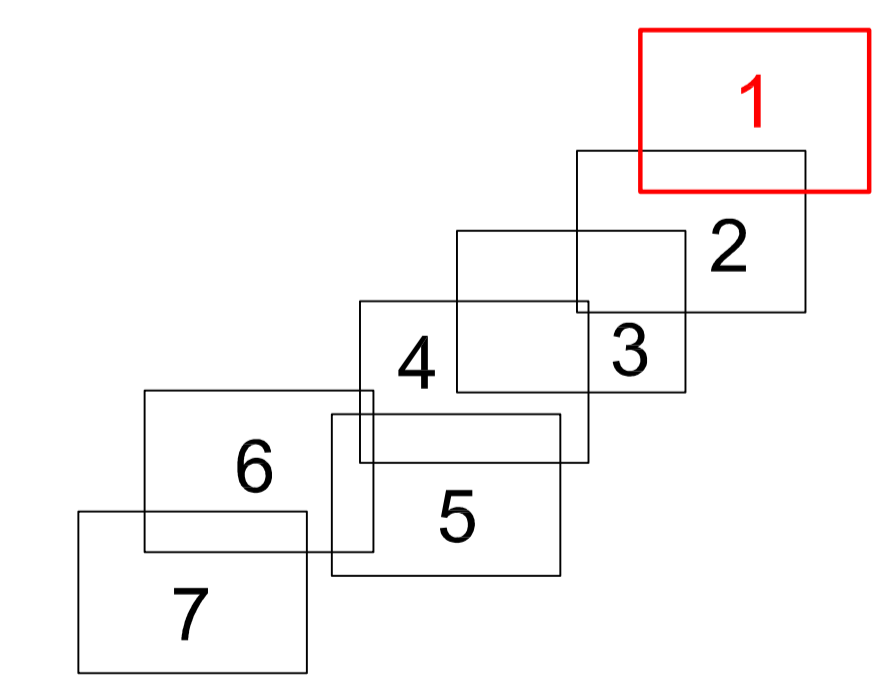

- LEGENDA :
- ← NAVRŽENÁ GRAVITAČNÍ KANALIZACE
 - ← NAVRŽENÝ VÝTLAK Z ČSOV
 - ČSOV
 - ČERPACÍ STANICE ODPADNÍCH VOD
 - PŘÍPOJKA NN PRO ČSOV A ČOV
 - STÁVAJÍCÍ SDĚLOVACÍ KABELY
 - STÁVAJÍCÍ VODOVOD
 - STÁVAJÍCÍ DEŠŤOVÁ KANALIZACE
 - STÁVAJÍCÍ NADZEMNÍ EL. VEDENÍ VN
 - STÁVAJÍCÍ PODZEMNÍ EL. VEDENÍ NN
 - STÁVAJÍCÍ NADZEMNÍ EL. VEDENÍ NN
 - STÁVAJÍCÍ PLYNOVOD

VSECHNY PODZEMNÍ SÍTĚ JSOU ZAKRESLENY POUZE ORIENTAČNĚ!!!
PŘED ZAHÁJENÍM STAVBY JE NUTNÉ TYTO NECHAT VYTYČIT PŘÍMO V TERÉNU.
V SITUACI NEJSOU ZAKRESLENY PŘÍPOJKY INŽ.SÍTÍ K JEDNOTLIVÝM NEMOVITOSTEM.

Zodpovědný projektant: Ing. Pavel Brůna	Vypracoval: Michal Kaválek, DiS.	Technická kontrola: Ing. Jan Fajta	RECPROJEKT s.r.o. Fáblovka 404, PARDUBICE IČO 260 14 337, tel:776 709 092 www.recprojekt.cz
Kraj: Pardubický	Obec: Bojanov, Horní Bezděkov	Investor: Městys Bojanov, Bojanov 18, PSČ 538 26	Stupeň: DVZ Datum: 02/2013 Formát: Zakázk. číslo: 057.P5.12 Měřítko: 1:500 Č. přílohy: B.1.1
BOJANOV, HORNÍ BEZDĚKOV ČOV A KANALIZACE SO 02 – SPLAŠKOVÁ KANALIZACE			SITUACE č. 1